


woj. dolnośląskie  
powiat wrocławski  
gm. Długoleka  
obr. ŚLIWICE  
dz. /zgodnie z zakresem/  
Nr sekcji:  
453.342.143  
453.342.191

MAPA DO CELÓW PROJEKTOWYCH  
SKALA 1:500  
wykonana przez:  
"REPER" Adam Kotulski  
USŁUGI GEODEZYJNE I BUDOWLANE  
na podstawie mapy zasadniczej oraz wyników  
zgłoszenia pracy geodezyjnej, zarejestrowanej  
w PZK we Wrocławiu pod nr  
**DZ.823/2011**

STAROSTA POWIATU WROCŁAWSKIEGO  
Powiatowy Zakład Katastralny we Wrocławiu  
W obszarze oznaczonym linią przerywaną pobieżnie  
w terenie aktualność treści mapy zasadniczej.  
Dokumenty potwierdzające aktualność mapy przyjęto  
do zasobu powiatowego w dniu 3.1.01.2011.  
i zawiadomiono pod nr. 823/2011...  
Niniejsza mapa może służyć do celów projektowych.  
Projektowane obiekty budowlane wymagające  
pozwolenia na budowę podlegające wytyczeniu  
i inwentaryzacji powykonawczej przez jednostki  
uprawnione do wykonywania prac geodezyjnych.  
Wrocław 3.1.01.2011  
(data)

FZK we Wrocławiu, dn 28.01.2011  
sporządziła: Katarzyna Jeziorska

"REPER" Adam Kotulski  
USŁUGI GEODEZYJNE I BUDOWLANE  
55-095 MIRKÓW, ul. Kosciuszki 3  
tel. (071) 315-10-97, fax 932128394  
pieczęć firmowa wykonawcy  
imię i nazwisko i podpis wykonującego pracę  
Wrocław, dn. 3.1.01.2011.

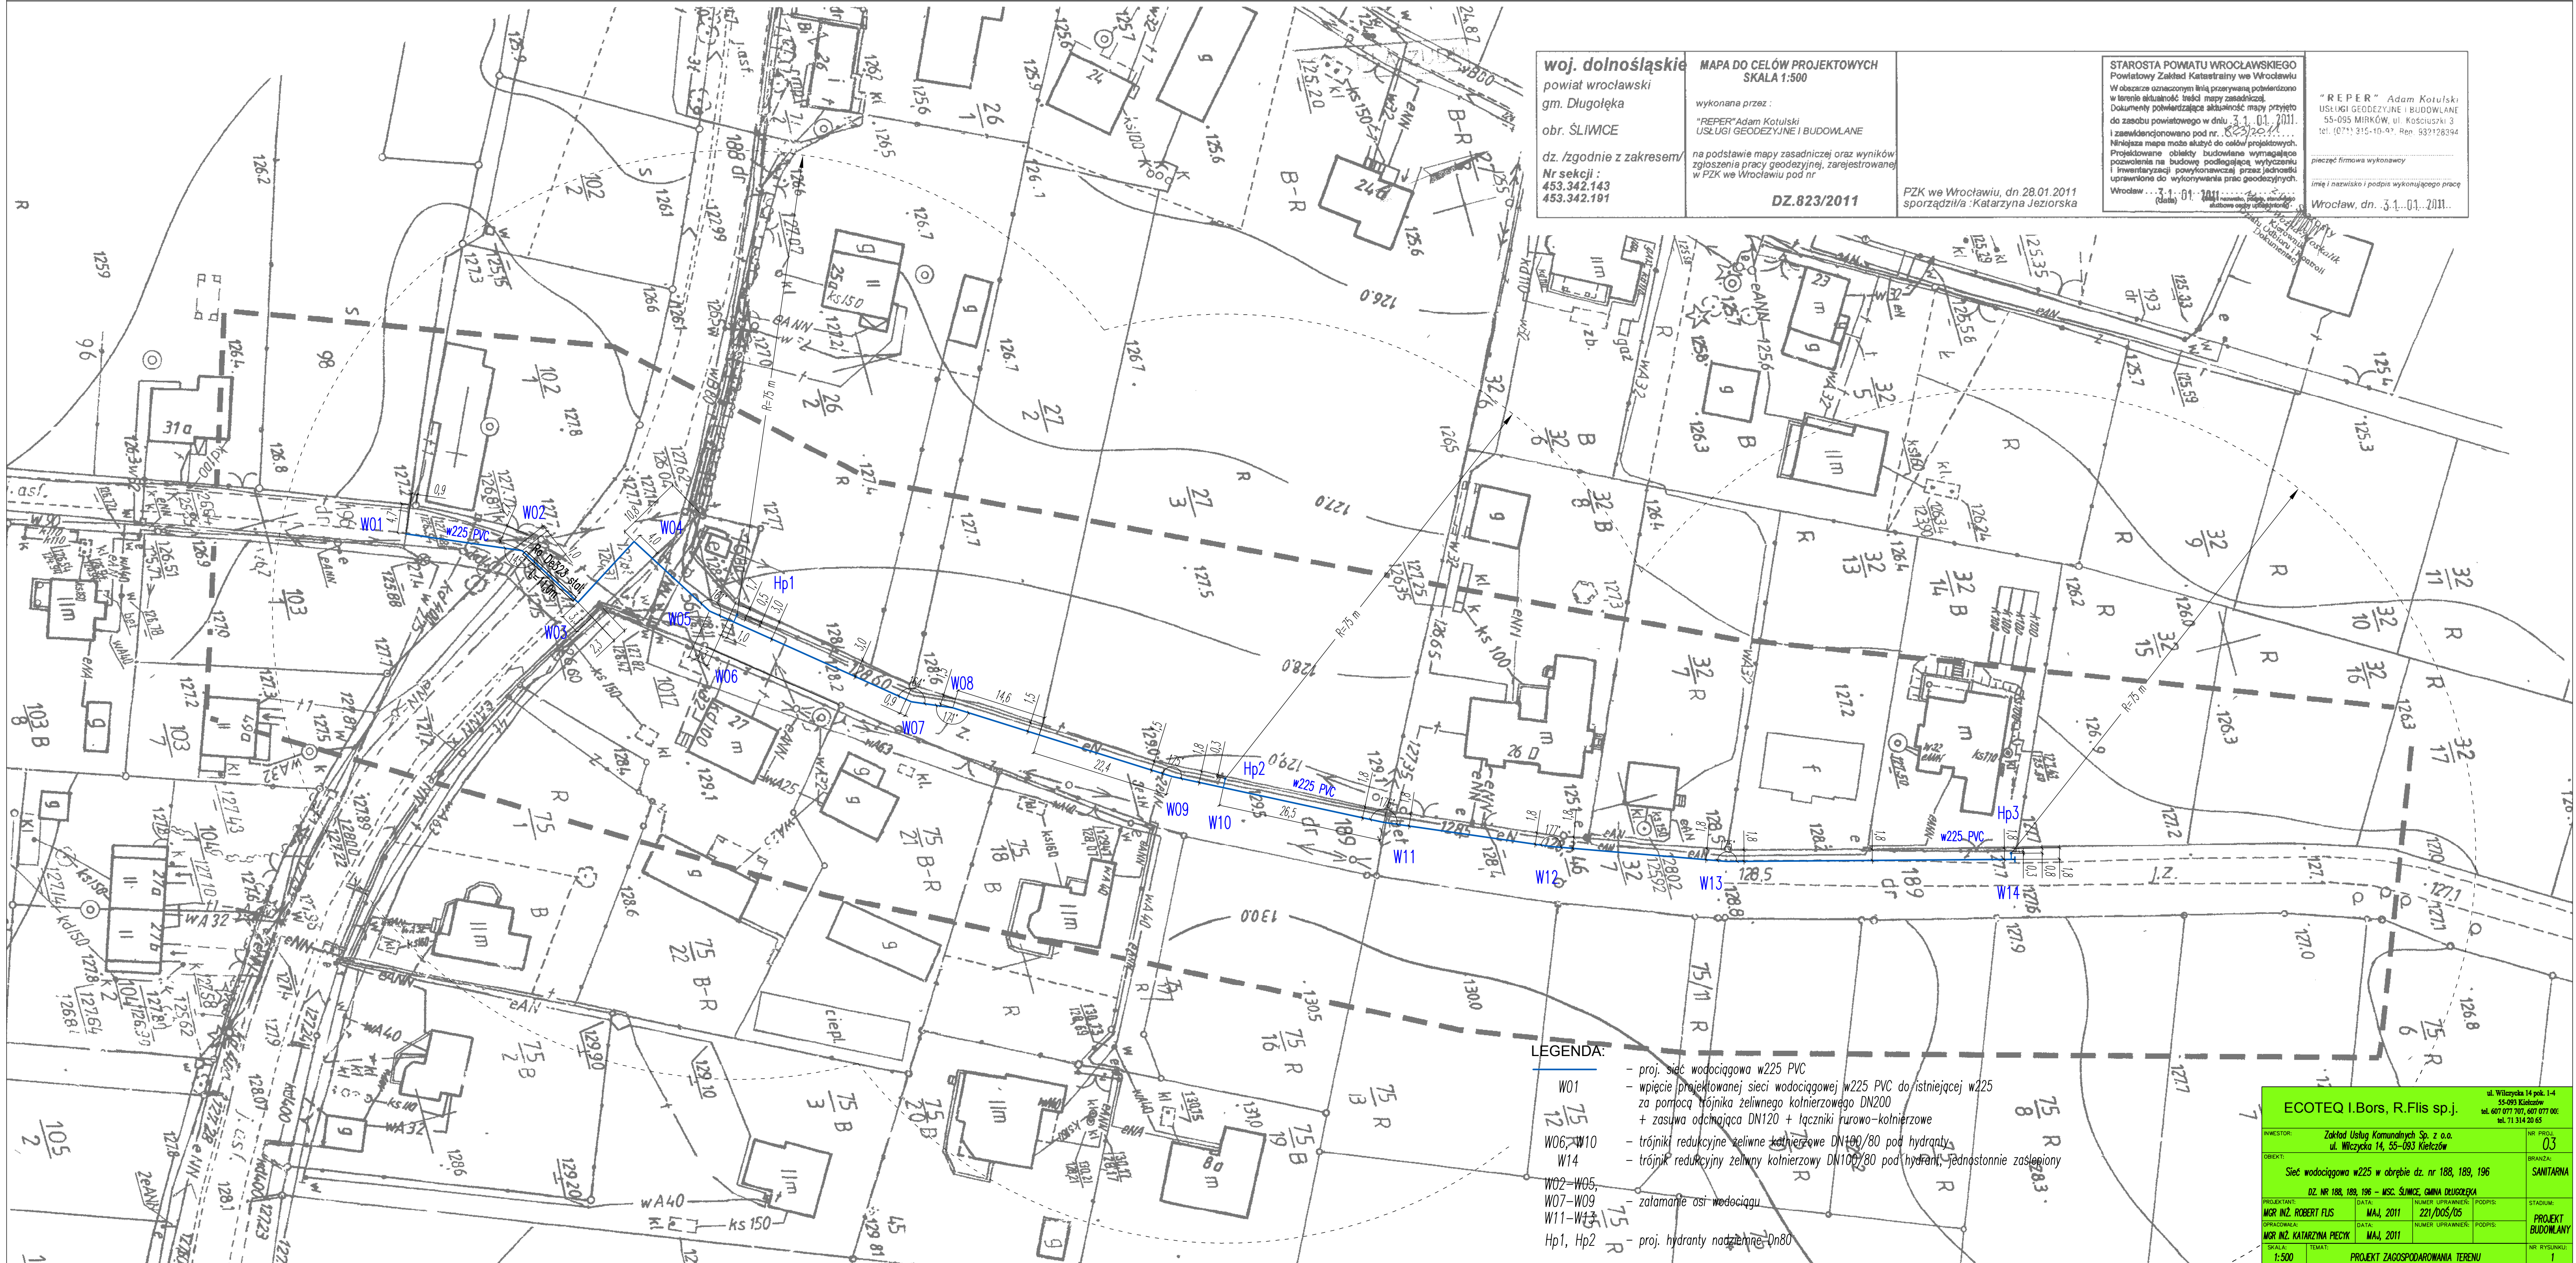

LEGENDA:

- proj. sieć wodociągowa w225 PVC
- wpięcie projektowanej sieci wodociągowej w225 PVC do istniejącej w225 za pomocą trójnika żeliwnego kolnierzowego DN200 + zasusza odcinająca DN120 + łączniki rurowo-kolnierzowe
- trójniki redukcyjne żeliwne kolnierzowe DN100/80 pod hydranty
- trójnik redukcyjny żeliwny kolnierzowy DN100/80 pod hydrant, jednostannie zasłonięty
- zalamanie osi wodociągu
- proj. hydranty nadziemne Dn80

INWESTOR:		Zakład Usług Komunalnych Sp. z o.o. ul. Włczyńska 14, 55-083 Kietczów		NR PROJ.:	03
OBJEKT:		Sieć wodociągowa w225 w obrębie dz. nr 188, 189, 196 DZ. NR 188, 189, 196 - MŚC. ŚLIWICE, GMINA DŁUGOLEKA		BRANŻA:	SANITARNA
PROJEKTANT:	DATA:	NUMER UPRAWNIENI:	PODPIS:	STADIUM:	
MGR INŻ. ROBERT FLIS	MAJ, 2011	221/DOS/05		PROJEKT	
PROJEKCIŚĆ:	DATA:	NUMER UPRAWNIENI:	PODPIS:	STADIUM:	
MGR INŻ. KATARZYNA PIECZYK	MAJ, 2011			BUDOWLANY	
SKALA:	TEMAT:	PROJEKT ZAGOSPODAROWANIA TERENU		NR RYSUNKU:	1
1:500					