

Łączy AM - 453.342.141

ŁĄCZE ARKUSZY-MAPA 1B
ŁĄCZE ARKUSZY-MAPA 1C

mgr inż. ADAM KOTULSKI
GEODETA
ul. Śliwicka 14, 55-093 KIELCZÓW
tel. 0 605-854 817, fax 0 605-854 818

prace inżynierskie i geodezyjne
miejscowość i podlega wykonawcy

Wrocław, dn. 27.01.2012

Starosta Powiatu Wrocławskiego
Powiatowy Zakład Katastralny we Wrocławiu
W obecnym czasie, pracownik
dokonał aktualizacji treści mapy zasadniczej,
dokonywanej z pomiaru uzupełniającego przyjęto
do zasobu powiatowego w dniu 03.03.2011
i zawiadomiono pod nr. 023/03/2011
Niniejsza mapa może służyć do celów projektowych.
Projektowane obiekty budowlane, wymagające
pozwolenia na budowę podlegają wyznaczaniu
i inwentaryzacji powykonawczej przez wydział
uprawnione do wykonywania prac geodezyjnych
Wrocław, dn. 27.01.2012

STAROSTA POWIATU WROCLAWSKIEGO
Powiatowy Zakład Katastralny we Wrocławiu
W obecnym czasie, pracownik
dokonał aktualizacji treści mapy zasadniczej,
dokonywanej z pomiaru uzupełniającego przyjęto
do zasobu powiatowego w dniu 03.03.2011
i zawiadomiono pod nr. 023/03/2011
Niniejsza mapa może służyć do celów projektowych.
Projektowane obiekty budowlane, wymagające
pozwolenia na budowę podlegają wyznaczaniu
i inwentaryzacji powykonawczej przez wydział
uprawnione do wykonywania prac geodezyjnych
Wrocław, dn. 27.01.2012

MAPA DO CELÓW PROJEKTOWYCH
SKALA 1:500
wykonana przez:
"GEOPER" Adam Kotulski
USŁUGI GEODEZYJNE I BUDOWLANE


na podstawie mapy zasadniczej oraz wyników
zgłoszenia pracy geodezyjnej, zarejestrowanej
w PZK we Wrocławiu pod nr.
Nr sekcji : 453.342.141

DZ. 25536/2011

woj. dolnośląskie
powiat wrocławski
gm. Długoleka
obr. ŚLIWICE
dz. zgodnie z zakresem/
Nr sekcji : 453.342.141

AM - 453.342.141 - A

EGZ. DLA ZUDP

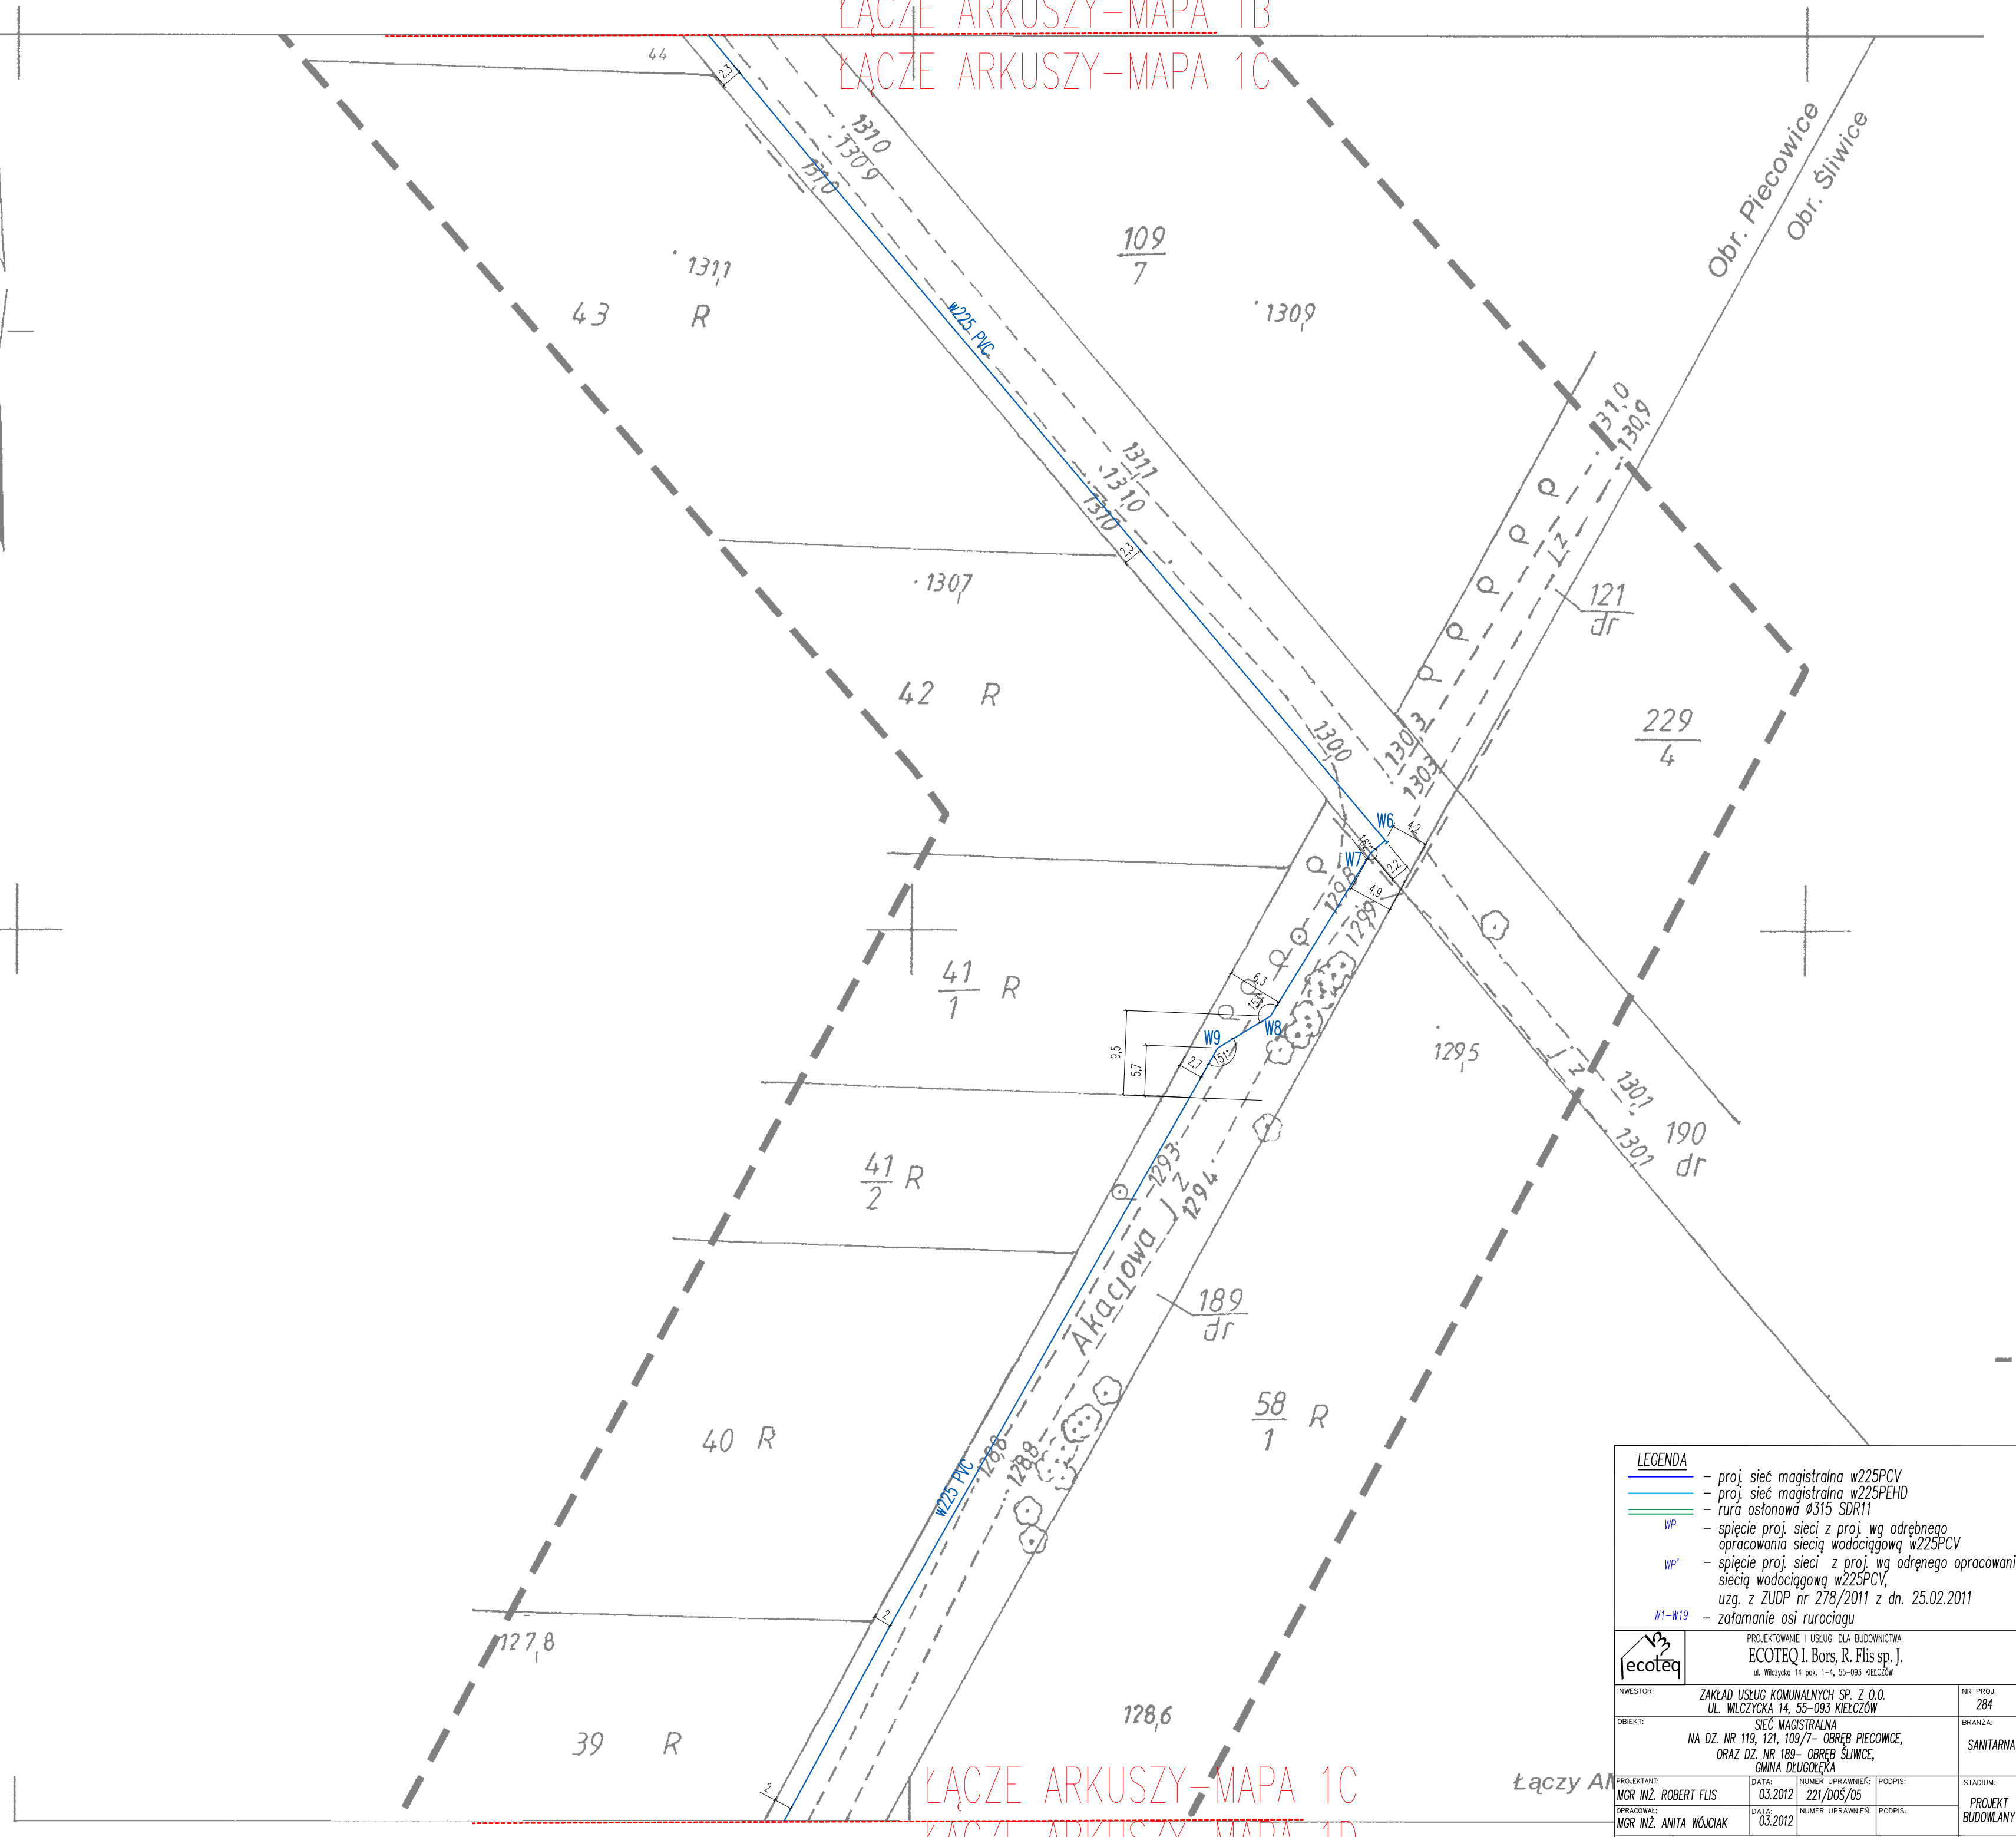

LEGENDA

- proj. sieć magistralna w225PCV
- proj. sieć magistralna w225PEHD
- rura osłonowa ø315 SDR11
- WP - spięcie proj. sieci z proj. wg odrębnego opracowania sieci wodociągowej w225PCV
- WP' - spięcie proj. sieci z proj. wg odrębnego opracowania sieci wodociągowej w225PCV, uzg. z ZUDP nr 278/2011 z dn. 25.02.2011
- W1-W19 - zafamanie osi rurociągu

		PROJEKTOWANIE I USŁUGI DLA BUDOWNICTWA ECOTEQ I. Bors, R. Flis sp. J. ul. Włczyka 14 pok. 1-4, 55-093 KIELCZÓW	
INWESTOR:	ZAKŁAD USŁUG KOMUNALNYCH SP. Z O.O. UL. WŁCZYKA 14, 55-093 KIELCZÓW	NR PROJ.	284
OBIEKT:	SIEĆ MAGISTRALNA NA DZ. NR 119, 121, 109/7- OBRĘB PIECOWICE, ORAZ DZ. NR 189- OBRĘB ŚLIWICE, GMINA DŁUGOLEKA	BRANŻA:	SANITARNA
PROJEKTANT:	MGR INŻ. ROBERT FLIS	DATA:	03.2012
OPRACOWAŁ:	MGR INŻ. ANITA WÓJCIAK	DATA:	03.2012
SKALA:	1:500	TEMAT:	PLAN ZAGOSPODAROWANIA TERENU
NUMER UPRAWNIENI:	221/DOS/05	PODPIS:	
NUMER UPRAWNIENI:		PODPIS:	
STADIUM:	PROJEKT BUDOWLANY	NR RYSUNKU:	1C

ŁĄCZE ARKUSZY-MAPA 1C
ŁĄCZE ARKUSZY-MAPA 1D

Łączy AM