


RZUT PARTERU

Skala 1:50

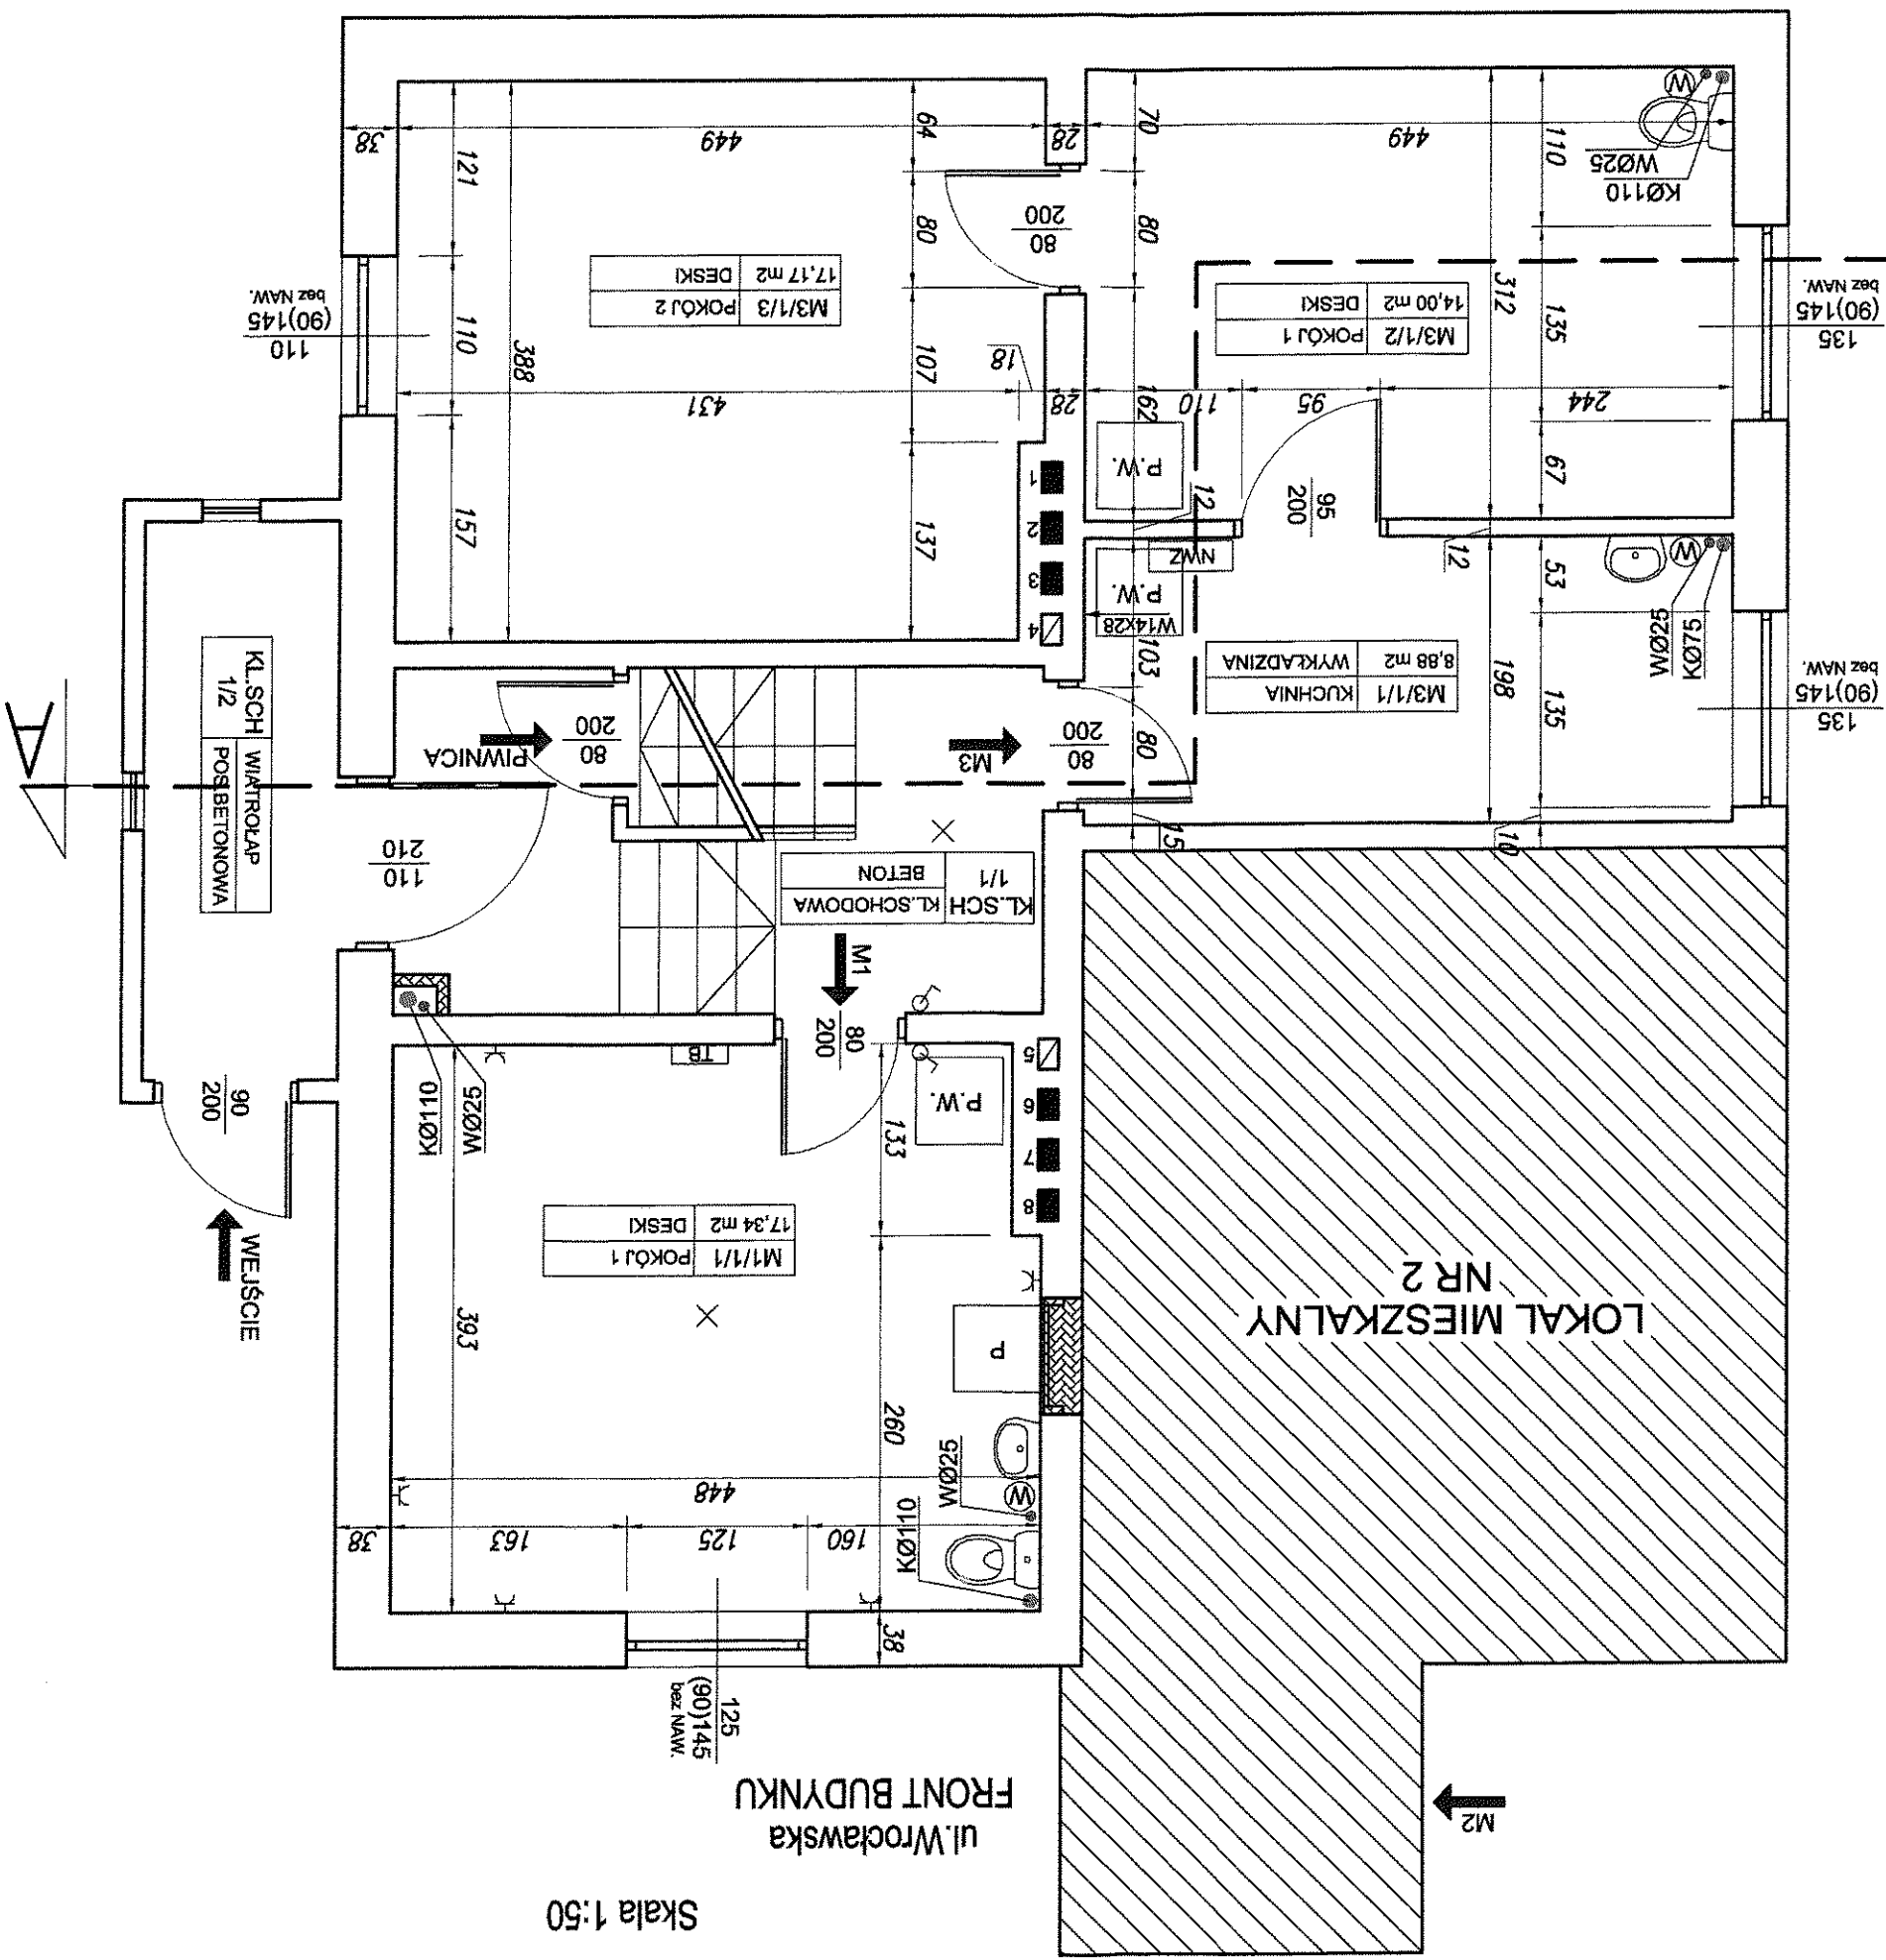

ul. Wrocławska
FRONT BUDYNKU

LOKAL MIESZKALNY
NR 2

DATA: 10.04.2014
SKALA: 1:50
S-PW-01-INW-01

NAZWA RYSUNKU: INWENTARYZACJA ARCHITEKTONICZNO-BUDOWLANA STAN ISTNIEJĄCY LOKALI MIESZKALNYCH RZUT PARTERU

PROJEKTANT: mgr inż Grzegorz Sądada
uprawnienia nr 201/DOŚ/12
w specjalności: architektura budowlana
mgr inż budowlanka
uprawnienia nr 237/DOŚ/13
w specjalności: architektura budowlana
Nr. wyd. uprawn. 201/DOŚ/12 : 227/DOŚ/13
tel 508 190 634

FAZA PROJEKTU: PROJEKT WYKONAWCZY
BRANŻA: ARCHITEKTONICZNO-BUDOWLANA

PROJEKT: PRZEBUDOWA LOKALU MIESZKALNEGO NR 1,3,4,5 W BUDYNKU PRZY UL. WROCŁAWSKIEJ 36 W MIRKOWIE, WRAZ Z MODERNIZACJĄ INSTALACJI SANITARNYCH I ELEKTRYCZNYCH ORAZ WYDZIELENIA POMIESZCZENIA ŁAZIENKI Z WC

INWESTOR: Zakład Usług Komunalnych Spółka z o.o. w Kielcowie
Ul. Wilczycka 14; 55-093 Kielce

SAG.PROJEKT
Biuro Projektów i Realizacji Inwestycji
Grzegorz Sądada
ul. Jerzego Kukuczki 19/7, 50-570 Wrocław
tel.: +48 508 190 634
e-mail: sag.projekt@op.pl

1. PRAWA AUTORSKIE DO TEGO RYSUNKU PRZYSIĘGA SAG.PROJEKT BIURO PROJEKTÓW I REALIZACJI INWESTYCJI. I BEZ ZEJ ZGODY RYSUNEK NIE MOŻE BYĆ WYKORZYSTYWANY LUB REPRODUKOWANY.
2. OKNA - WMIARY PODANE NA RZUTACH OZNACZAJĄ WMIARY OTWORU W MURZE.
DRZWI - WMIARY PODANE NA RZUTACH OZNACZAJĄ WMIARY PRZEJŚCIA W ŚMIECIE OŚCIEŻNICY.


OZNACZENIA:

NR LOKALU/NR KONDYGNACJI / NR POMIESZCZENIA	OPIS POMIESZCZENIA	RODZAJ WYKONCZENIA	M7/3/1 PRZEDSIĘWZĘCIE	18.4 PŁYTKI	POWIERZCHNIA [m ²]

P.W. - PIEC C.O. KOKSOWO-WĘGLOWY
P.K. - PIEC KAFLOWY
K.W. - KOCIŁ WĘGLOWY
N.W.Z. - NACZYNIĘ WZIORCZE
W.Y.M. - WYMIENNIK C.W.U.

LEGENDA:

—	INSTALACJA GAZOWA
—	INSTALACJA KANALIZACYJNA
—	INSTALACJA WODNA - Z.W.
—	INSTALACJA WODNA - C.W.
—	INSTALACJA C.O.
E-M1	LICZNIKI ELEKTRYCZNE
G-M1	LICZNIKI GAZOWE
TB	TABLICA BEZPIECZNIKÓW
—	GRZEJNIK CO
—	OPRAWA JARZENIOWA
—	OPRAWA ŻAROWA
—	WŁĄCZNIK
—	GNIAZDO WTYCZKOWE
—	WODMIERZ
—	GNIAZDO WTYCZKOWE SZCZELNE
—	ZAWÓR
•	PIONY (K-kanalizacja, W-woda, G-gaz)

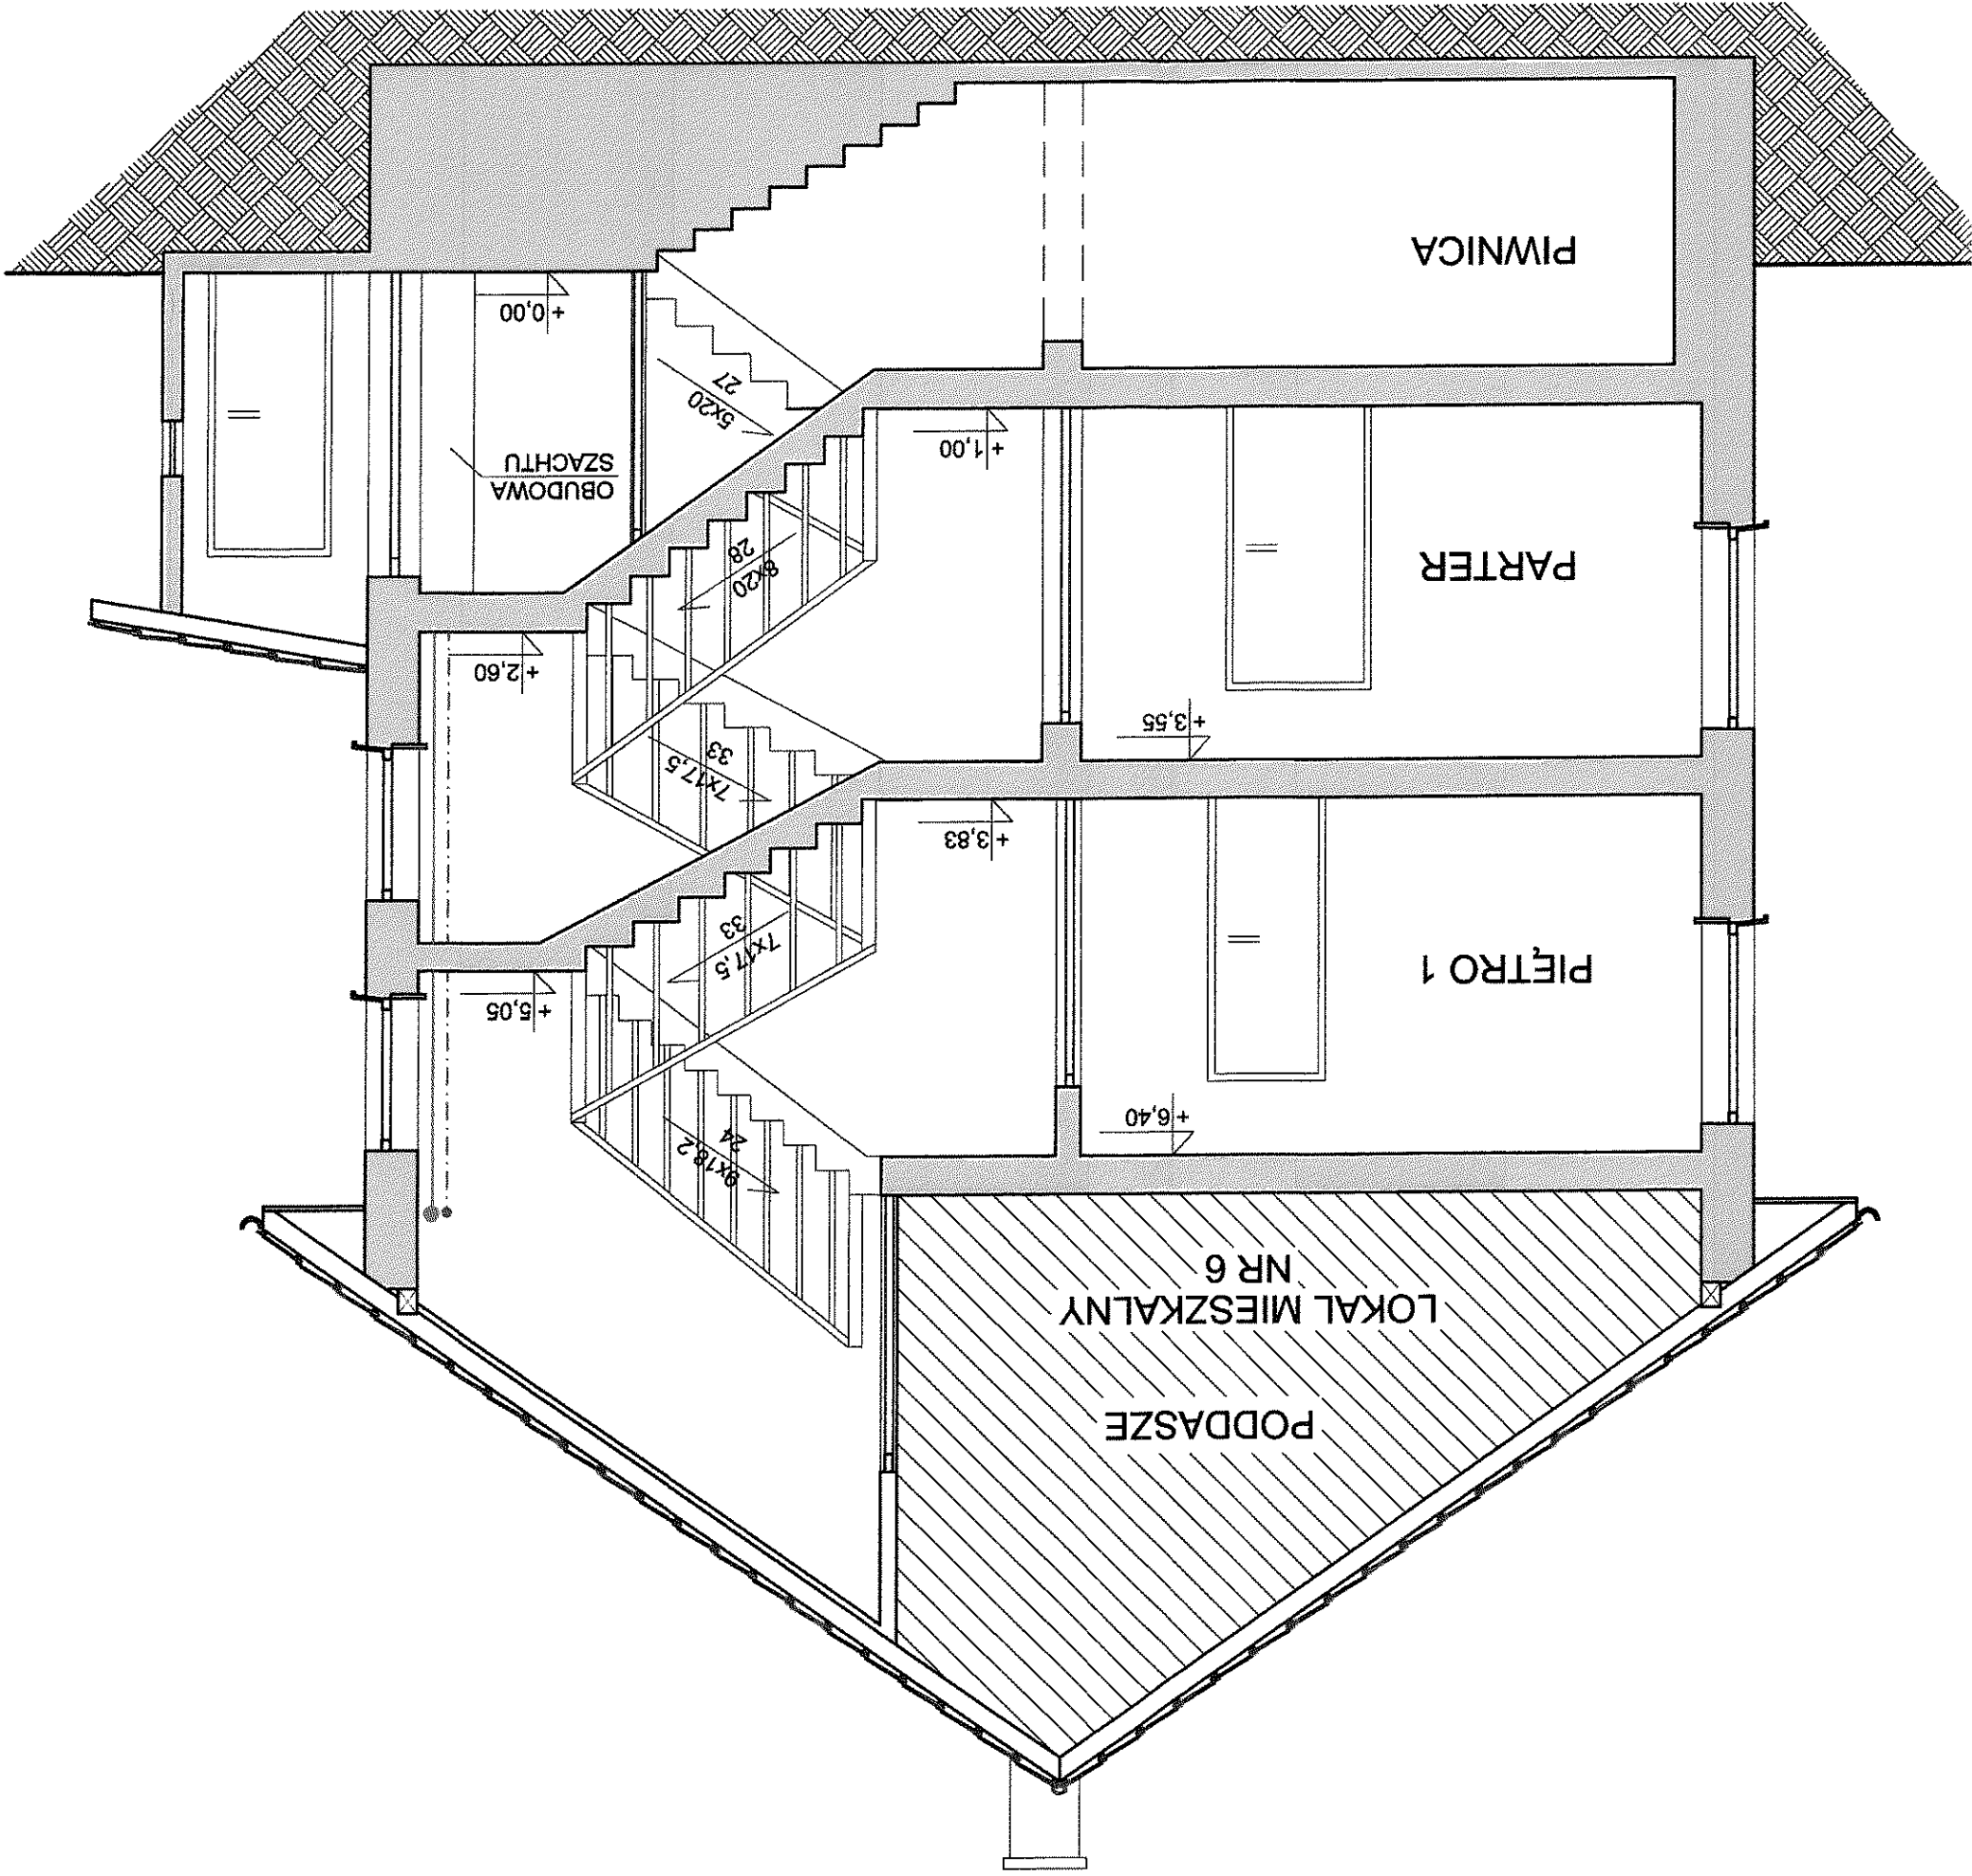

DATA: 30.04.2014

SKALA: 1:50

NUMER RYSUNKU: S-PW-01-INW-03

INWENTARYZACJA ARCHITEKTONICZNO-BUDOWLANA
STAN ISTNIEJĄCY LOKALI MIESZKALNYCH
PRZEKRÓJ A-A

PROJEKTANT: mgr inż. Grzegorz Sasiada
uprawnienia nr 201/DOŚ/12
uprawnienia nr 237/DOŚ/13
mgr inż. budowlany
i nadzorca nadzór nad budowlaną, kierownika
w specjalności konstrukcyjno-budowlanej
Nr ewid. upraw. 201/DOŚ/12, 237/DOŚ/13
tel: 508 193 634

FAZA PROJEKTU: PROJEKT WYKONAWCZY
BRANŻA: ARCHITEKTONICZNO-BUDOWLANA

PROJEKT: PRZEBUDOWA LOKALU MIESZKALNEGO NR 1,3,4,5 W BUDYNKU
PRZY UL. WROCŁAWSKIEJ 36 W MIRKOWIE WRAZ Z
MODERNIZACJĄ INSTALACJI SANITARNYCH I ELEKTRYCZNYCH
ORAZ WYDZIELENIA POMIESZCZENIA ŁAZIENKI Z WC

INWESTOR: Zakład Usług Komunalnych Spółka z o.o. w Kielcowie
Ul. Wilczyńska 14; 55-093 Kielce

SAG PROJEKT
Biuro Projektów i Realizacji Inwestycji
Grzegorz Sasiada
ul. Jerzego Kukuczki 19/7, 50-570 Wrocław
tel.: +48 508 190 634
e-mail: sag.projekt@o2.pl

1. PRAWA AUTORSKIE DO TEGO RYSUNKU PRZYSŁUGUJĄ SAG PROJEKT BIURO PROJEKTÓW I REALIZACJI INWESTYCJI
I BEZ JEJ ZGODY RYSUNEK NIE MOŻE BYĆ WYKORZYSTYWANY LUB REPRODUKOWANY.
2. OKNA - WMIARY PODANE NA RZUTACH OZNACZAJĄ WMIARY OTWORU W MURZE.
DRZWI - WMIARY PODANE NA RZUTACH OZNACZAJĄ WMIARY PRZEJŚCIA W ŚWIETLE OSŁOŻENICY.

OBSZAR WYŁĄCZONY Z OPACOWANIA

OZNACZENIA:	
NR LOKALU/NR KONDYGNACJI / NR POMIESZCZENIA	
OPIS POMIESZCZENIA	
M7/3/1	PRZEDSIÓNEK
18,4	PLYTKI
RODZAJ WYKOŃCZENIA	
POWIERZCHNIA [m ²]	
P.W. - PIEC C.O. KOKSOWO-WĘGLOWY	
P.K. - PIEC KAFLOWY	
K.W. - KOCIÓŁ WĘGLOWY	
N.W.Z. - NACZYNIĘ WZBÓRCZE	
WYM - WYMIENNIK C.W.U.	


LEGENDA:

●	- PIONY (K-kanalizacja, W-woda, G-gaz)
⊕	- ZAWÓR
⊕	- GNIAZDO WTYCZKOWE SZCZELNE
⊕	- WODOMIERZ
⊕	- GNIAZDO WTYCZKOWE
⊕	- WŁĄCZNIK
⊕	- OPRAWA ŻAROWA
⊕	- OPRAWA JARZENIOWA
⊕	- GRZEJNIK CO
⊕	- TABLICA BEZPIECZNIKÓW
⊕	- LICZNIKI GAZOWE
⊕	- LICZNIKI ELEKTRYCZNE
⊕	- INSTALACJA C.O.
⊕	- INSTALACJA WODNA - C.W.
⊕	- INSTALACJA WODNA - Z.W.
⊕	- INSTALACJA KANALIZACYJNA
⊕	- INSTALACJA GAZOWA

RZUT PARTERU

Skala 1:50

ul. Wrocławska
FRONT BUDYNKU

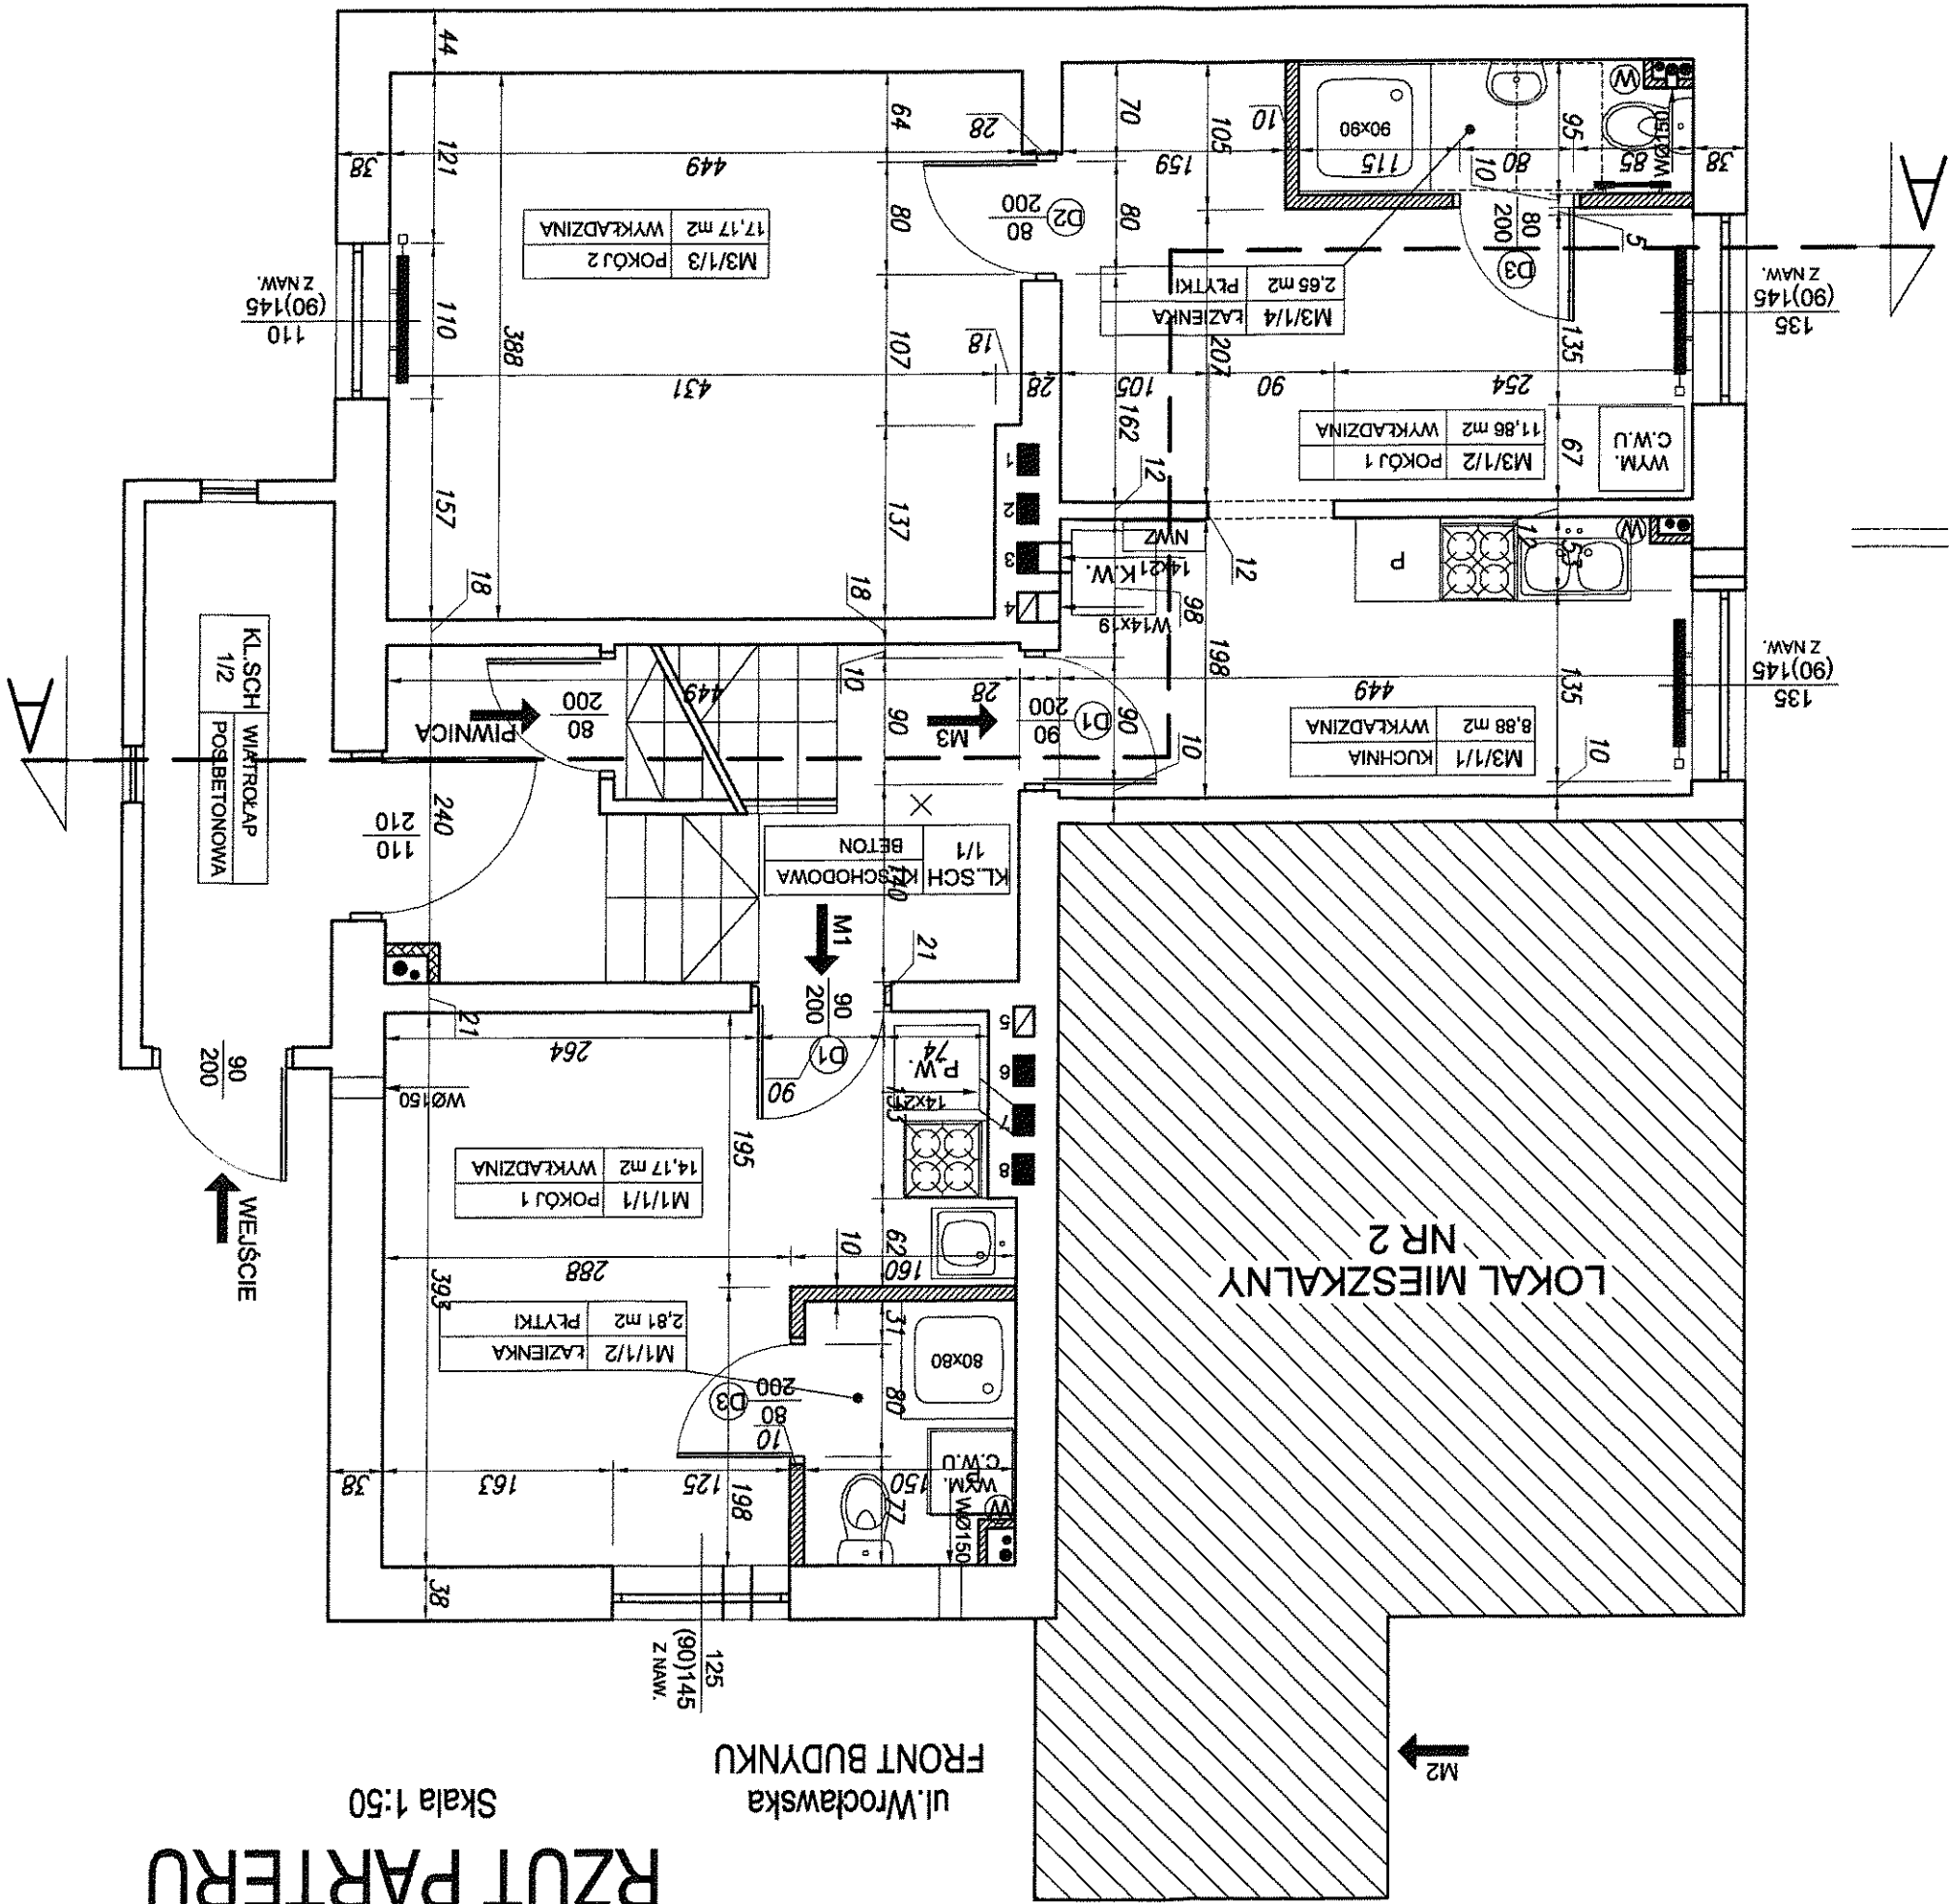

LEGENDA:

- INSTALACJA GAZOWA
- INSTALACJA WODNA - Z.W.
- INSTALACJA WODNA - C.W.
- INSTALACJA C.O.
- E-M1 □ LICZNIKI ELEKTRYCZNE
- G-M1 □ LICZNIKI GAZOWE
- TB □ TABLICA BEZPIECZNIKÓW
- GRZEJNIK CO
- OPRAWA JARZENIOWA
- OPRAWA ŻAROWA
- WŁĄCZNIK
- GNIAZDO WTYCZKOWE
- GNIAZDO WTYCZKOWE SZCZELNE
- ZAWÓR
- PIONY (K-kanalizacja, W-woda, G-gaz)

OZNACZENIA:

NR LOKALU/NR KONDYGNACJI / NR POMIESZCZENIA		OPIS POMIESZCZENIA	
M7/3/1	PRZEDSIENIEK	16,4	PLYTKI
RODZAJ WYKONCZENIA		POWIERZCHNIA [m ²]	
		16,4	POSADZKI

- P.W. - PIEC C.O. KOKSOWO-WĘGLOWY
- P.K. - PIEC KAFLOWY
- K.W. - KOCIÓŁ WĘGLOWY
- NWZ - NACZYNIĘ WZBÓRCZE
- WYM - WYMIENNIK C.W.U.

— OBSZAR WYŁĄCZONY Z OPRACOWANIA

1. PRAWA AUTORSKIE DO TEGO RYSUNKU PRZYSŁUGUJĄ SĄG.PROJEKT BIURO PROJEKTÓW I REALIZACJI INWESTYCJI. BEZ JEJ ZGODY RYSUNEK NIE MOŻE BYĆ WYKORZYSTYWANY LUB REPRODUKOWANY. Z OKNA - WMIARY PODANE NA RZUTACH OZNACZAJĄ WMIARY OTWORU W MURZE. DRZWI - WMIARY PODANE NA RZUTACH OZNACZAJĄ WMIARY PRZEJŚCIA W ŚMIEŃLE OŚCIEŻNICY.

SAG.PROJEKT
Biuro Projektów i Realizacji Inwestycji
Grzegorz Sasiada
ul. Jerzego Kukuczki 19/7, 50-570 Wrocław
tel.: +48 508 190 634
e-mail: sag-projekt@o2.pl

INWESTOR:
Zakład Usług Komunalnych Spółka z o.o. w Kielcowie
Ul. Wilezycka 14, 55-093 Kielce

PROJEKT:
PRZEBUDOWA LOKALU MIESZKALNEGO NR 1,3,4,5 W BUDYNKU
PRZY UL. WROCŁAWSKIEJ 36 W MIRKOWIE WRAZ Z
MODERNIZACJĄ INSTALACJI SANITARNYCH I ELEKTRYCZNYCH
ORAZ WYDZIELENIA POMIESZCZENIA ŁAZIENKI Z WC

FAZA PROJEKTU:
PROJEKT WYKONAWCZY
ARCHITEKTONICZNO-BUDOWLANA

PROJEKTANT:
mgr inż. Grzegorz Sasiada
PODPIS:
mgr inż. budowlany
uprawnienia nr 201/DOŚ/12
uprawnienia nr 237/DOŚ/13

RZUT PARTERU PRZEBUDOWA LOKALI

DATA: 10.04.2014
SKALA: 1:50
NUMER RYSUNKU: S-PW-01-AR-01

DATA: 30.04.2014 SKALA: 1:50 NUMER RYSUNKU: S-PW-01-S-03

PRZEKRÓJ A-A
INSTALACJE SANITARNE

PROJEKTANT: mgr inż. Grzegorz Sasiada
 uprawnienia nr 201/DOŚ/12
 uprawnienia nr 237/DOŚ/13
 PODPIS: Grzegorz Sasiada
 mgr inż. budowlanka
 i nadzorowania budowlanego
 w specjalności: instalacje sanitarno-budowlane
 Nr ewid. uprawn. 201/DOŚ/12 : 237/DOŚ/13
 tel. 508 190 634

FAZA PROJEKTU: PROJEKT WYKONAWCZY
 BRANŻA: INSTALACJE SANITARNE


PROJEKT: PRZEBUDOWA LOKALU MIESZKALNEGO NR 1,3,4,5 W BUDYNKU
 PRZY UL. WROCŁAWSKIEJ 36 W MIRKOWIE, WRAZ Z
 MODERNIZACJĄ INSTALACJI SANITARNYCH I ELEKTRYCZNYCH
 ORAZ WYDZIELENIA POMIESZCZENIA ŁAZIENKI Z WC

INWESTOR: Zakład Usług Komunalnych Spółka z o.o. w Kielcowie
 Ul. Wilczycka 14; 65-093 Kielce

SAG PROJEKT
 Biuro Projektów i Realizacji Inwestycji
 Grzegorz Sasiada
 ul. Józego Kukułki 197, 50-570 Wrocław
 tel.: +48 508 190 634
 e-mail: sag.projekt@z.p



1. PRAWA AUTORSKIE DO TEGO RYSUNKU PRZYSŁUGUJĄ SAG PROJEKT BIURO PROJEKTÓW I REALIZACJI INWESTYCJI
 I BEZ JEJ ZGODY RYSUNEK NIE MOŻE BYĆ WYKORZYSTANY LUB REPRODUKOWANY.
 2. OKNA - WYMIARY PODANE NA RZUTACH OZNACZAJĄ WYMIARY OTWORU W MURZE.
 DRZWI - WYMIARY PODANE NA RZUTACH OZNACZAJĄ WYMIARY PRZEJŚCIA W ŚMIETLE OŚCIEŻNICY.

OBZAR WYŁĄCZONY Z OPRACOWANIA

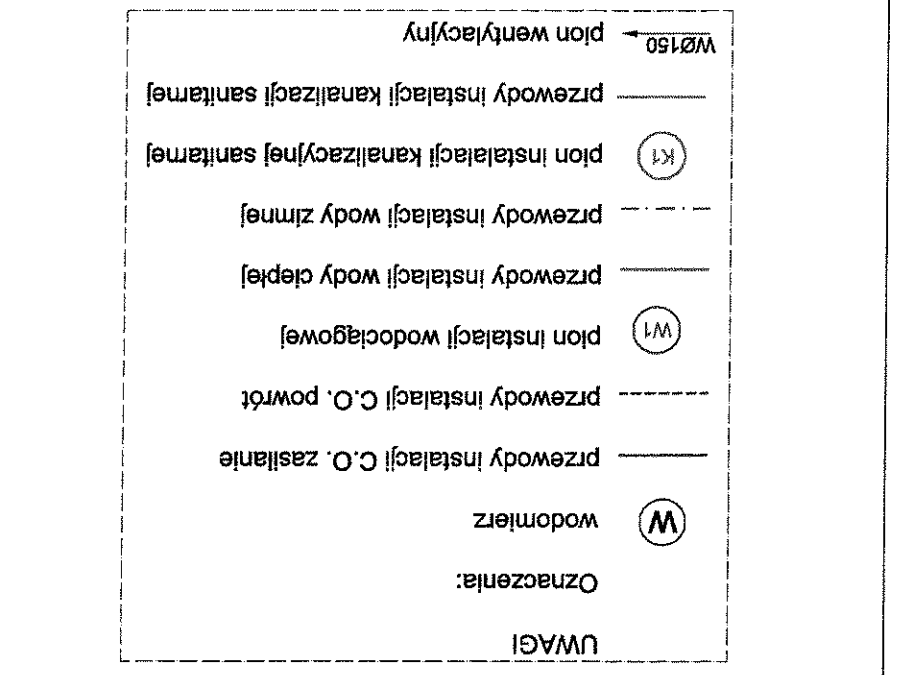

OZNACZENIA:




NR LOKALU/NR KONDYGNACJI / NR POMIESZCZENIA	OPIS POMIESZCZENIA	RODZAJ WYKONANIA	PRZEDSIÓNEK	M7/3/1
		POSADZKI	PLYTKI	16,4
		POWIERZCHNIA [m2]		

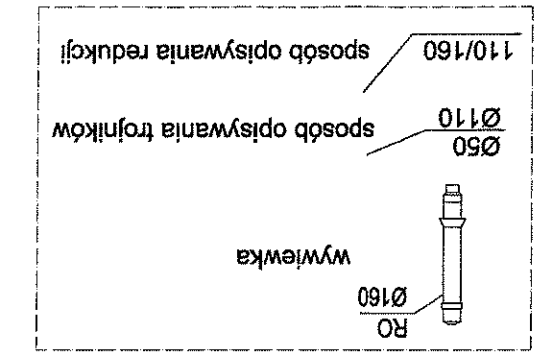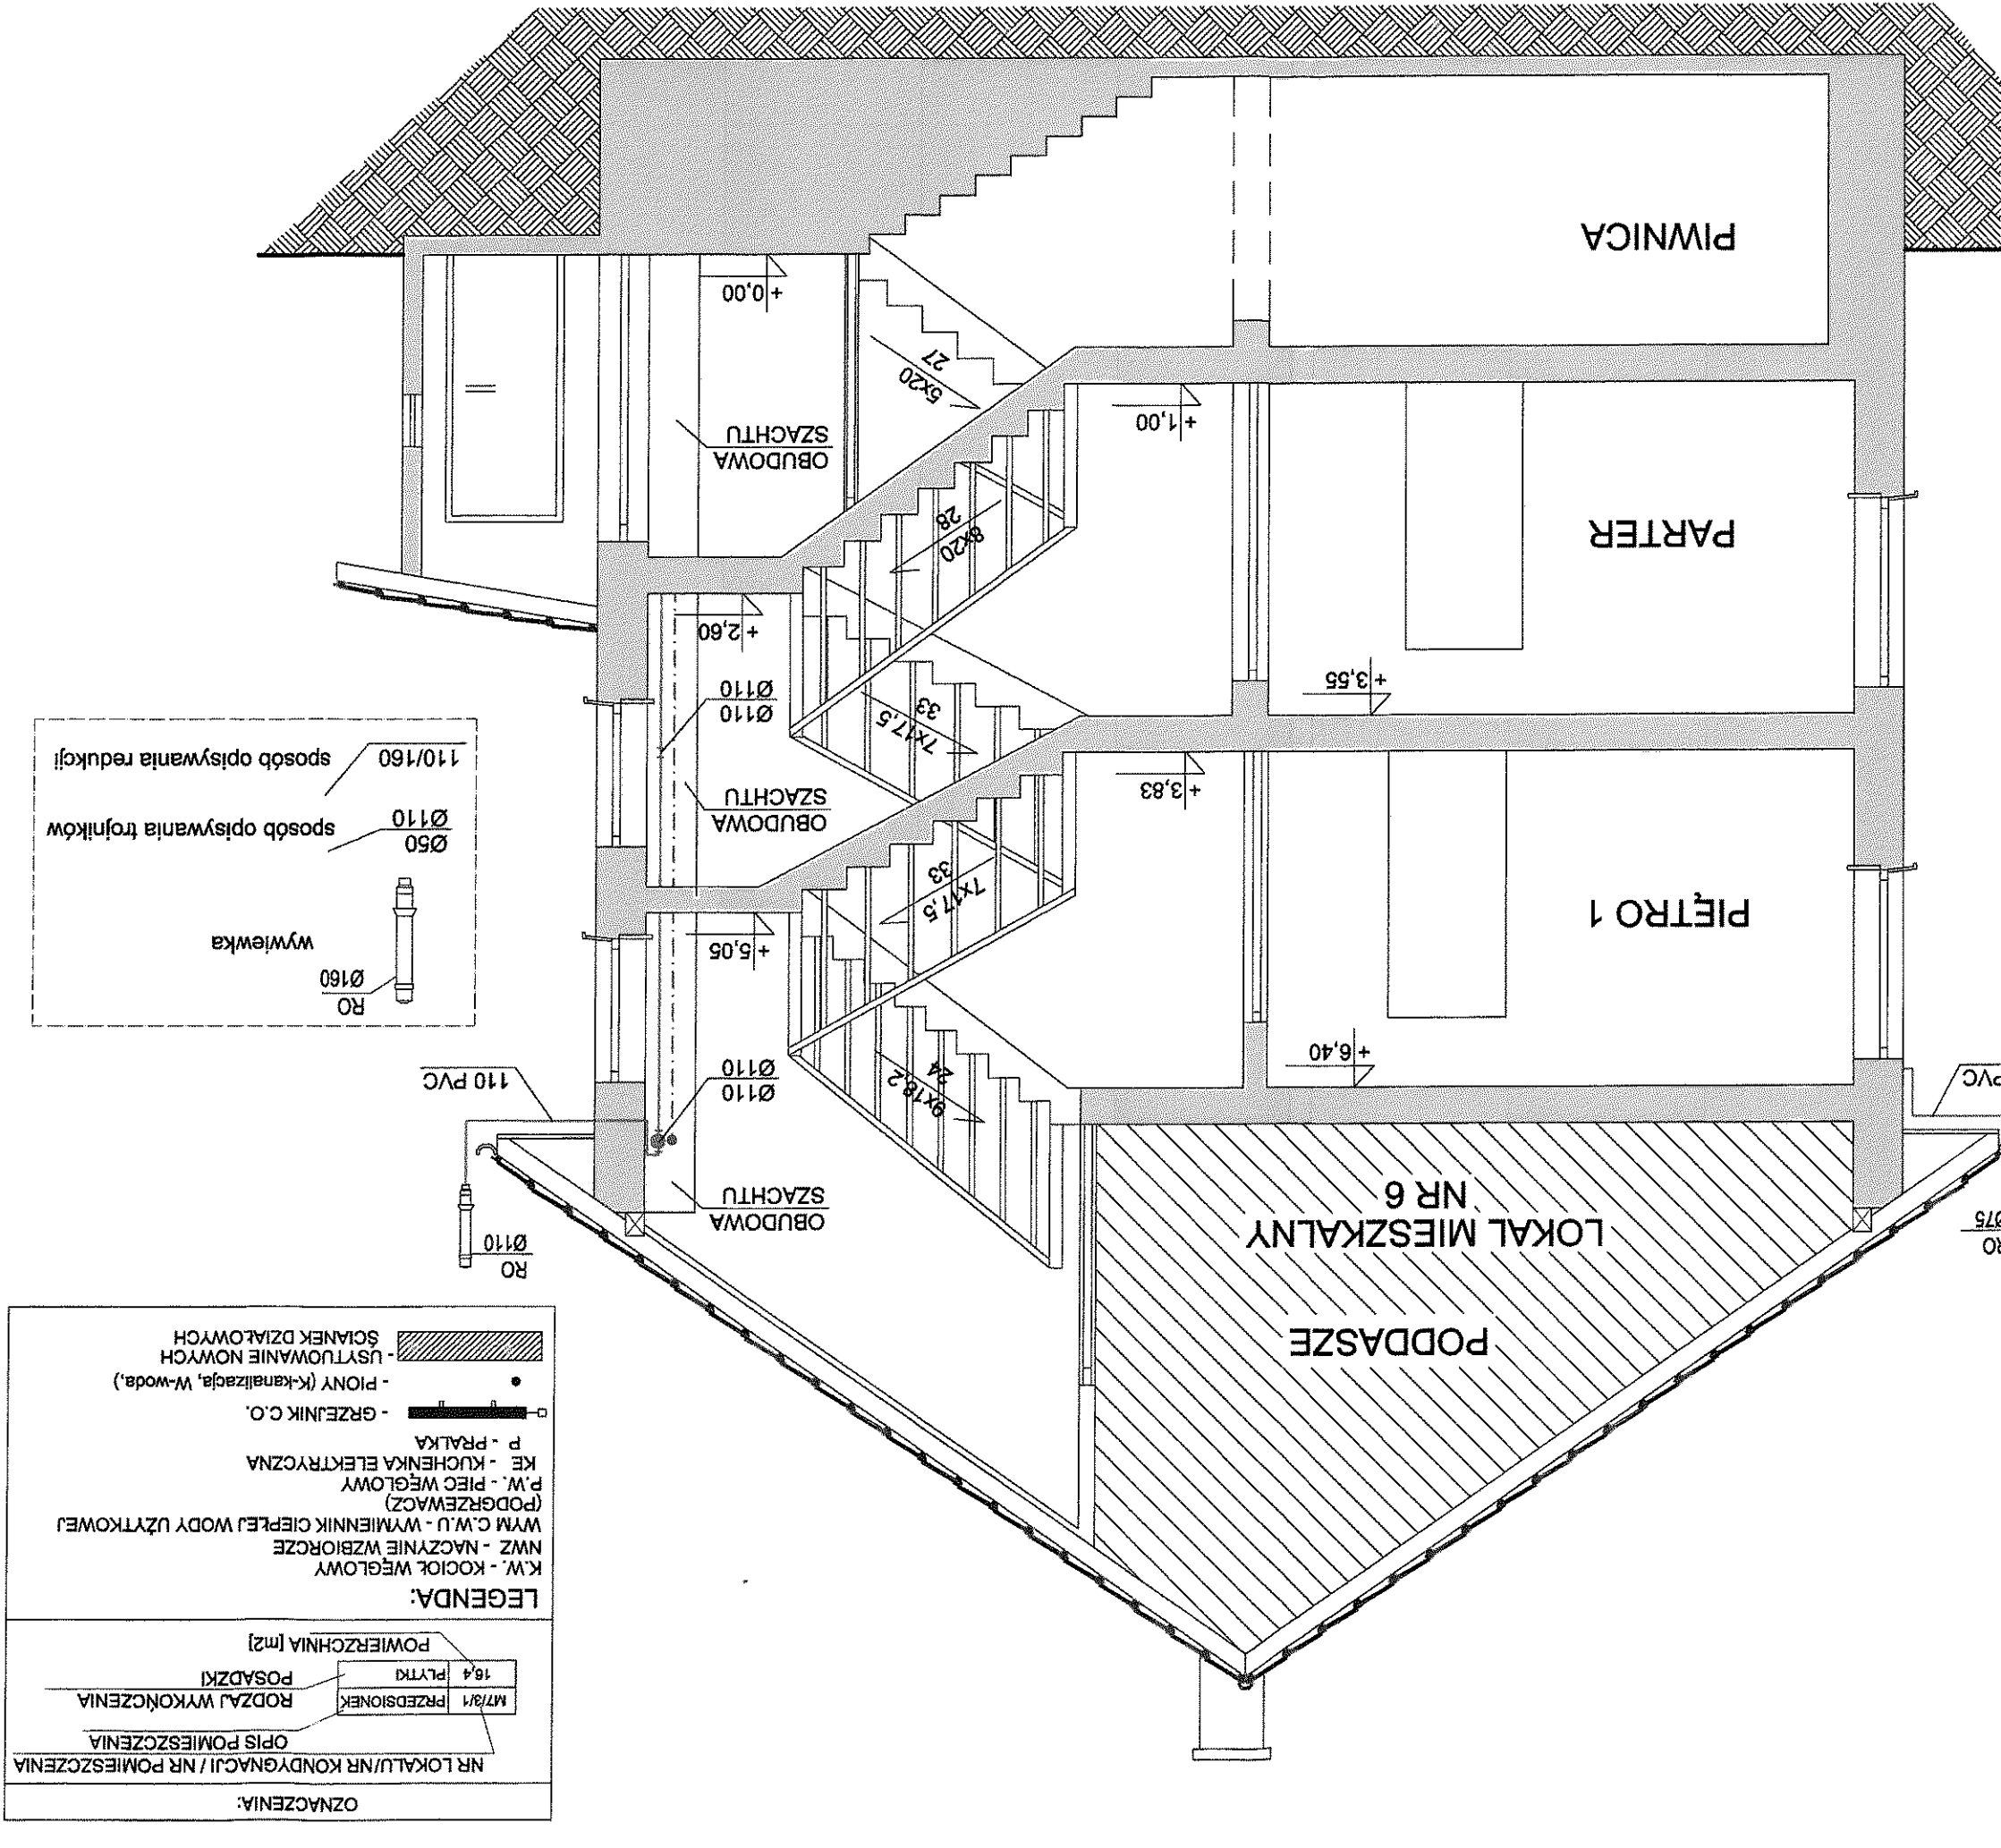

OZNACZENIA:

NR LOKALU/NR KONDYGNACJI / NR POMIESZCZENIA	OPIS POMIESZCZENIA	RODZAJ WYKONANIA	PRZEDSIÓNEK	M7/3/1
		POSADZKI	PLYTKI	16,4
		POWIERZCHNIA [m2]		

ZESTAWIENIE DRZWI

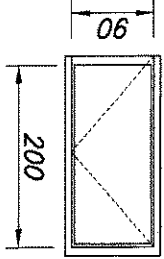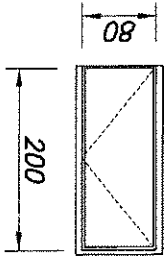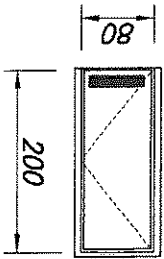SYMBOL	RODZAJ ELEMENTU		SCHEMAT	OTWÓR W MURZE (cm)		WYMIAR W ŚWIECLE (cm)		KIERUNEK OTWIERANIA	ILOŚĆ (L/P)	ILOŚĆ SUMARYCZNA	PROFILE	UWAGI
	drzwi jednoskrzydłowe wewnętrzne (wejście do mieszkania)	drzwi jednoskrzydłowe wewnętrzne (azienkowe z kratką wentylacyjną)		So	Ho	S	H					
D1	drzwi jednoskrzydłowe wewnętrzne (wejście do mieszkania)	drzwi jednoskrzydłowe wewnętrzne (azienkowe z kratką wentylacyjną)		104	210	90	200	L	1	1	Drzwi anhywtermalowe w klasie C pełne	otwieralność zgodnie ze schematem P- drzwi prawe L- drzwi lewe WSZYSTKIE WYMIARY SPRAWDZIĆ NA BUDOWIE
D2	drzwi jednoskrzydłowe wewnętrzne	drzwi jednoskrzydłowe wewnętrzne (azienkowe z kratką wentylacyjną)		94	205	80	200	L	1	1		Zastosować kratkę wentylacyjną - otwór o sumarycznym przekroju nie mniejszym niż 0,022m ²
D3	drzwi jednoskrzydłowe wewnętrzne	drzwi jednoskrzydłowe wewnętrzne (azienkowe z kratką wentylacyjną)		94	205	80	200	P	1	1		

PROJEKT : PRZEBUDOWA LOKALU MIESZKALNEGO NR 1,3,4,5 W BUDYNKU PRZY UL. WROCŁAWSKIEJ 36 W MIRKOWIE WRAZ Z MODERNIZACJĄ INSTALACJI SANITARNYCH I ELEKTRYCZNYCH ORAZ WYDZIELENA POMIESZCZENIA ŁAZIENKI Z WC

INWESTOR: Zakład Usług Komunalnych Spółka z o.o. w Kiełczowie
Ul. Wilczycka 14; 55-093 Kiełczów

PROJEKTANT: mgr inż Grzegorz Sasiada
uprawnienia nr 201/DOŚ/12
uprawnienia nr 237/DOŚ/13

BRANŻA: ARCHITEKTONICZNO-BUDOWLANA

FAZA PROJEKTU : PROJEKT BUDOWLANY

NAZWA RYSUNKU: ZESTAWIENIE STOLARKI OTWOROWEJ DLA LOKALU MIESZKALNEGO NR 3

DATA: 30.04.2014
SKALA: 1:10
NUMER RYSUNKU: S-PW-01-ZS-02

SAG PROJEKT
Biuro Projektów i Realizacji Inwestycji
Grzegorz Sasiada
ul. Jerzego Kukuczki 19/7, 50-570 Wrocław
tel.: +48 508 190 634
e-mail: sag.projekt@o2.pl

INWESTOR: Zakład Usług Komunalnych Spółka z o.o. w Kiełczowie
Ul. Wilczycka 14; 55-093 Kiełczów

PROJEKT : PRZEBUDOWA LOKALU MIESZKALNEGO NR 1,3,4,5 W BUDYNKU PRZY UL. WROCŁAWSKIEJ 36 W MIRKOWIE WRAZ Z MODERNIZACJĄ INSTALACJI SANITARNYCH I ELEKTRYCZNYCH ORAZ WYDZIELENA POMIESZCZENIA ŁAZIENKI Z WC

BRANŻA: ARCHITEKTONICZNO-BUDOWLANA

PROJEKTANT: mgr inż Grzegorz Sasiada
uprawnienia nr 201/DOŚ/12
uprawnienia nr 237/DOŚ/13

NAZWA RYSUNKU: ZESTAWIENIE STOLARKI OTWOROWEJ DLA LOKALU MIESZKALNEGO NR 3

DATA: 30.04.2014
SKALA: 1:10
NUMER RYSUNKU: S-PW-01-ZS-02